



標示板 S=1/2

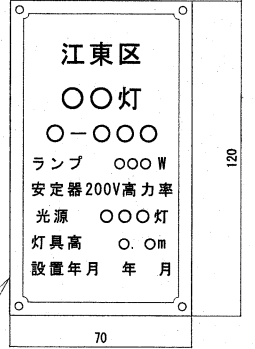

真鍮又はステンレス板 0.6t
*設置年月は年号表示とする。

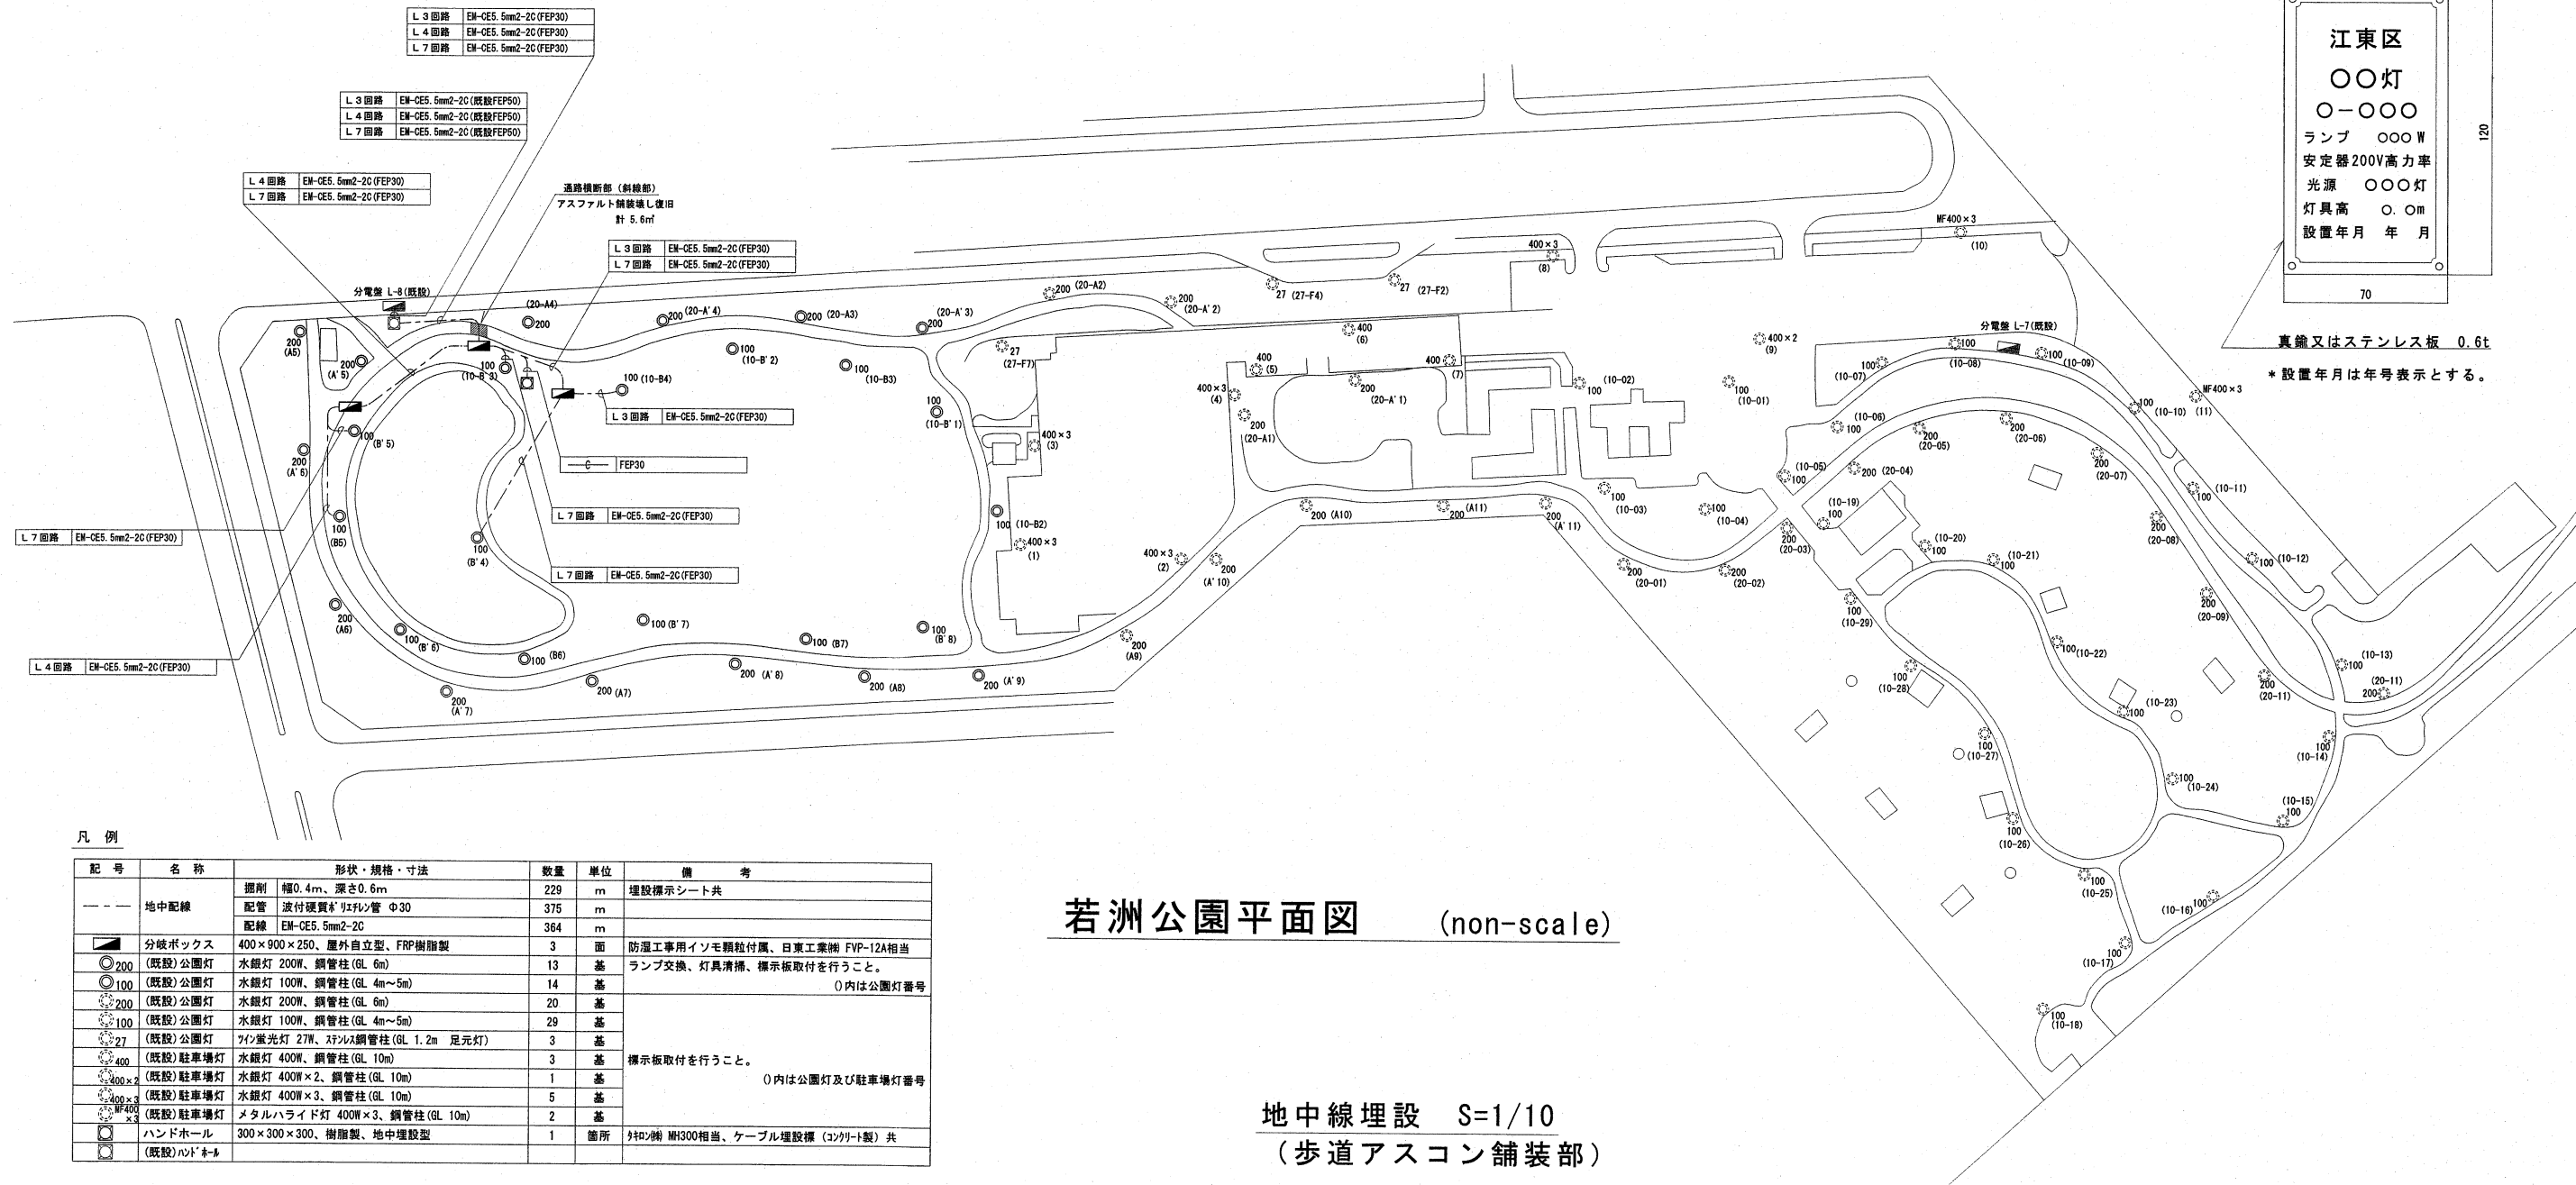



若洲公園平面図 (non-scale)

凡例

記号	名称	形状・規格・寸法	数量	単位	備考
---	地中配線	掘削 幅0.4m、深さ0.6m	229	m	埋設標示シート共
		配管 波付硬質PVC管 Φ30	375	m	
		配線 EM-CE5.5mm2-2C	364	m	
■	分岐ボックス	400×900×250、屋外自立型、FRP樹脂製	3	面	防湿工専用インモーター付属、日東工業㈱ FVP-12A相当
○	(既設)公園灯	水銀灯 200W、鋼管柱 (GL 6m)	13	基	ランプ交換、灯具清掃、標示板取付を行うこと。
○	(既設)公園灯	水銀灯 100W、鋼管柱 (GL 4m~5m)	14	基	○内は公園灯番号
○	(既設)公園灯	水銀灯 200W、鋼管柱 (GL 6m)	20	基	
○	(既設)公園灯	水銀灯 100W、鋼管柱 (GL 4m~5m)	29	基	
○	(既設)公園灯	フッ素灯 27W、フッ素鋼管柱 (GL 1.2m 足元灯)	3	基	
○	(既設)駐車場灯	水銀灯 400W、鋼管柱 (GL 10m)	3	基	標示板取付を行うこと。
○	(既設)駐車場灯	水銀灯 400W×2、鋼管柱 (GL 10m)	1	基	○内は公園灯及び駐車場灯番号
○	(既設)駐車場灯	水銀灯 400W×3、鋼管柱 (GL 10m)	5	基	
○	(既設)駐車場灯	メタルハライド灯 400W×3、鋼管柱 (GL 10m)	2	基	
○	ハンドホール	300×300×300、樹脂製、地中埋設型	1	箇所	特約機 NH300相当、ケーブル埋設機 (コンクリート製) 共
○	(既設)ハンドホール				


地中線埋設 S=1/10
(歩道アスコン舗装部)

地中線埋設 S=1/10

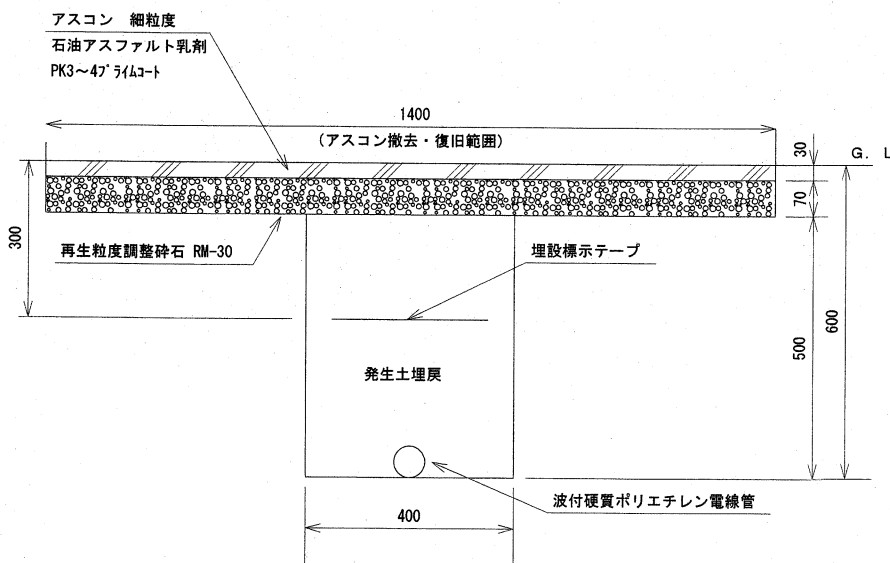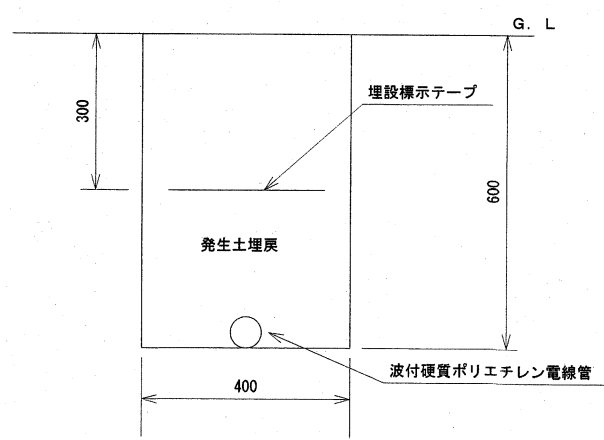


工事番号	江東区 土木部 水辺と緑の課 平成18年度 第30号	図面番号	全1葉の内
工事件名	若洲公園照明灯改修工事		
工事場所	江東区若洲36番(若洲公園)		
図名	図示のとおり		
縮尺	図示のとおり		


江東区役所 土木部

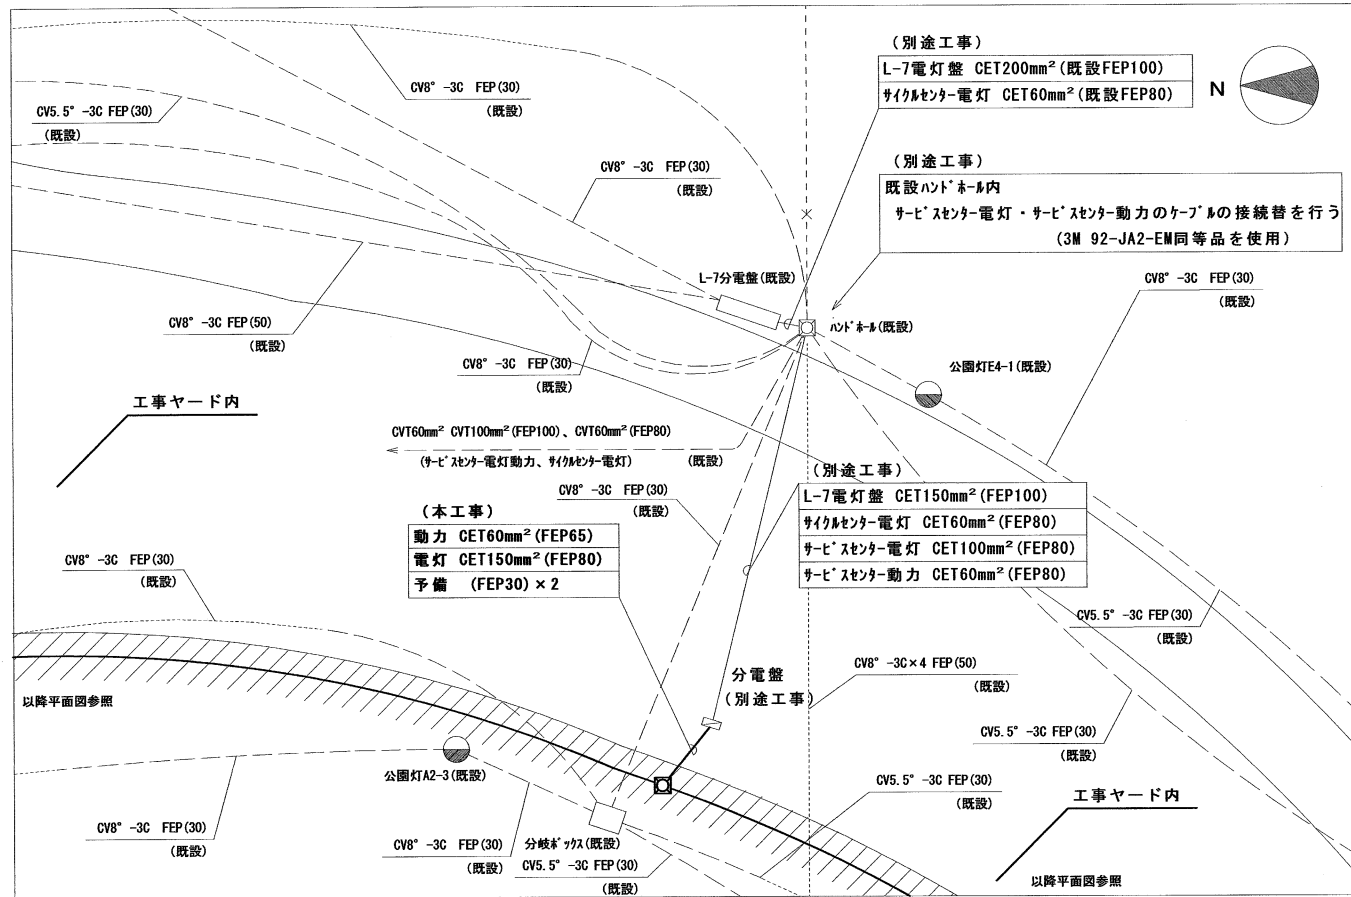


(電気) 詳細図 3 S=1:200

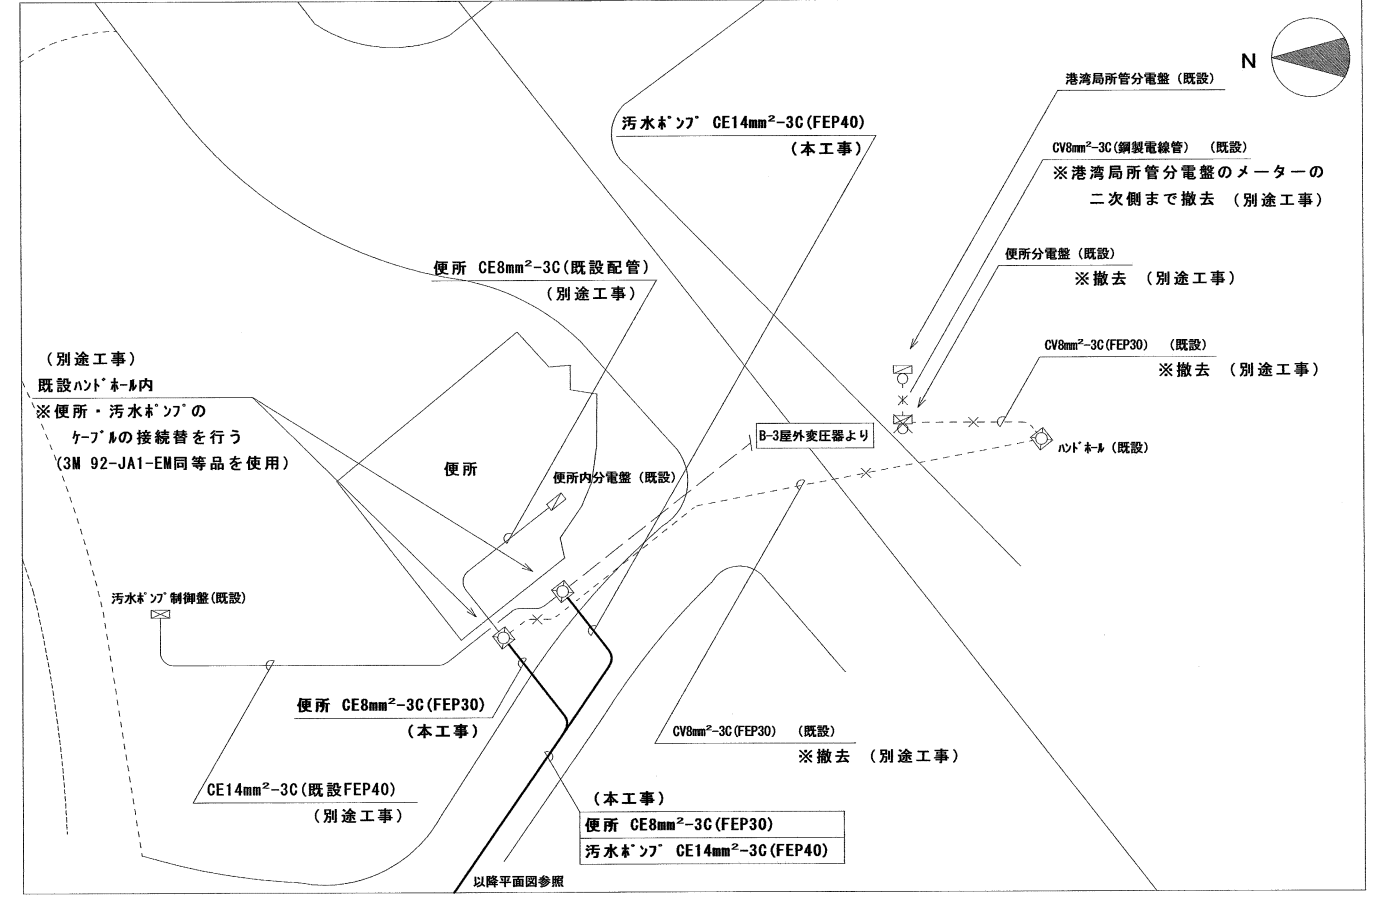

(電気) 詳細図 4 S=1:200

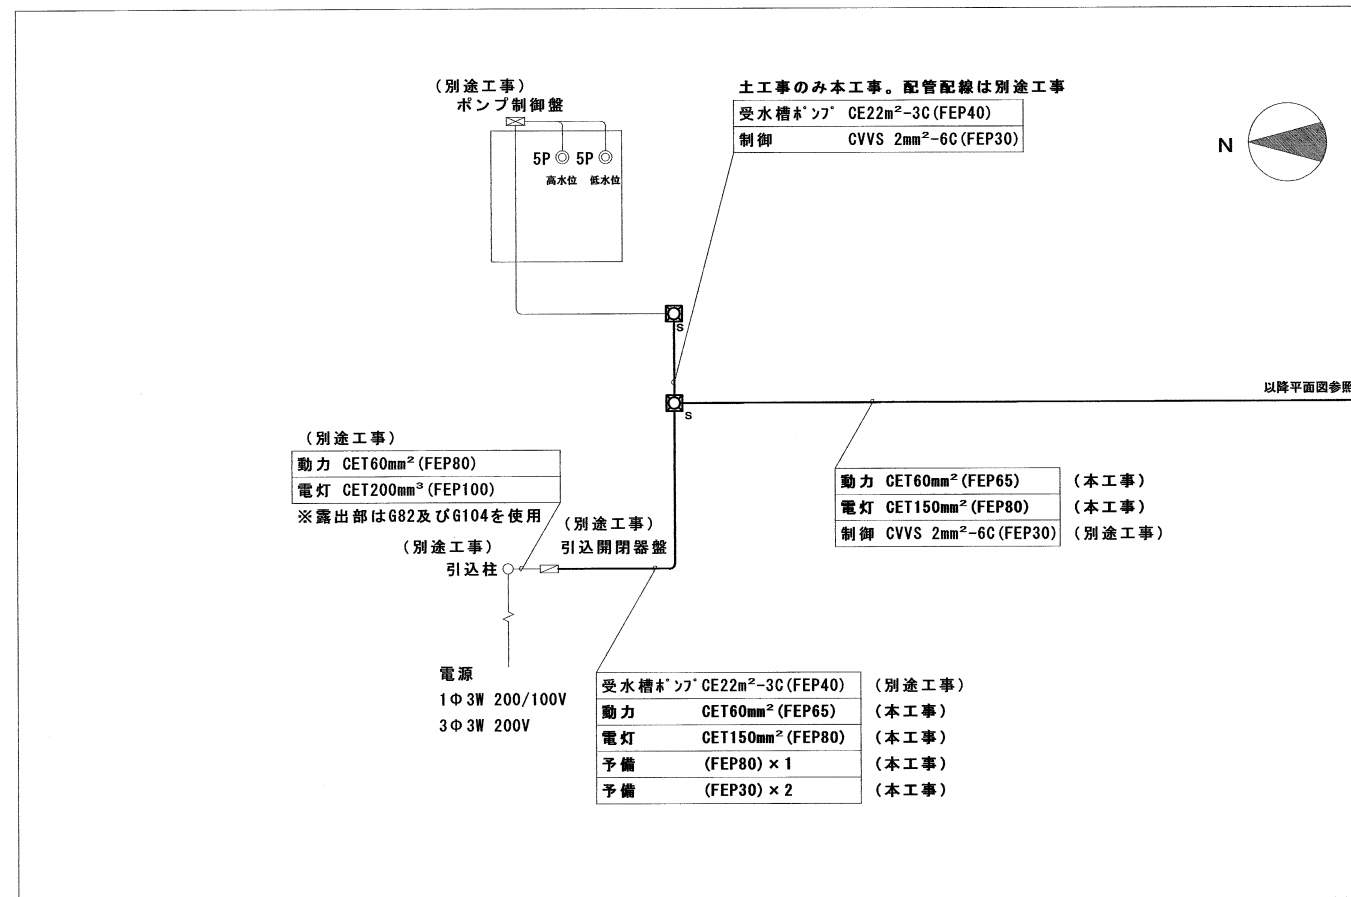


(電気) 詳細図 1 S=1:200

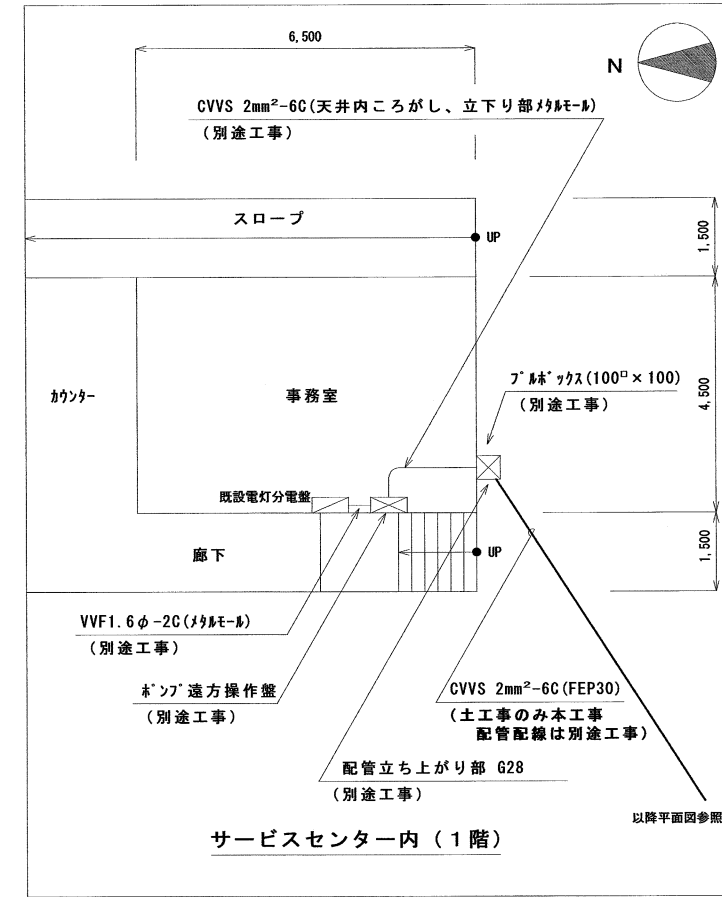



(電気) 詳細図 2 S=1:100

工事番号	江東区土木部 水辺と緑の課 平成21年度 第66号	図面番号	全5葉の内 5
工事件名	古石場川親水公園外公園灯改修工事		
工事場所	江東区古石場二丁目8番(古石場川親水公園)外1園		
図名	若洲公園平面詳細図		
縮尺	図示のとおり		

 江東区役所
土木部
水辺と緑の課
平成
22年
1月
15日



- (別途工事)
- 既設 サービスセンター動力 CET60mm³ (FEP100)
 - 既設 サービスセンター電灯 CET100mm³ (FEP100)
 - 既設 L-7電灯盤 CET200mm² (FEP100)
 - 既設 サイクルセンター電灯 CET60mm³ (FEP80)
- ※電源切替後ケーブルのみ撤去 (A-2 屋外変電所内遮断器二次側まで)

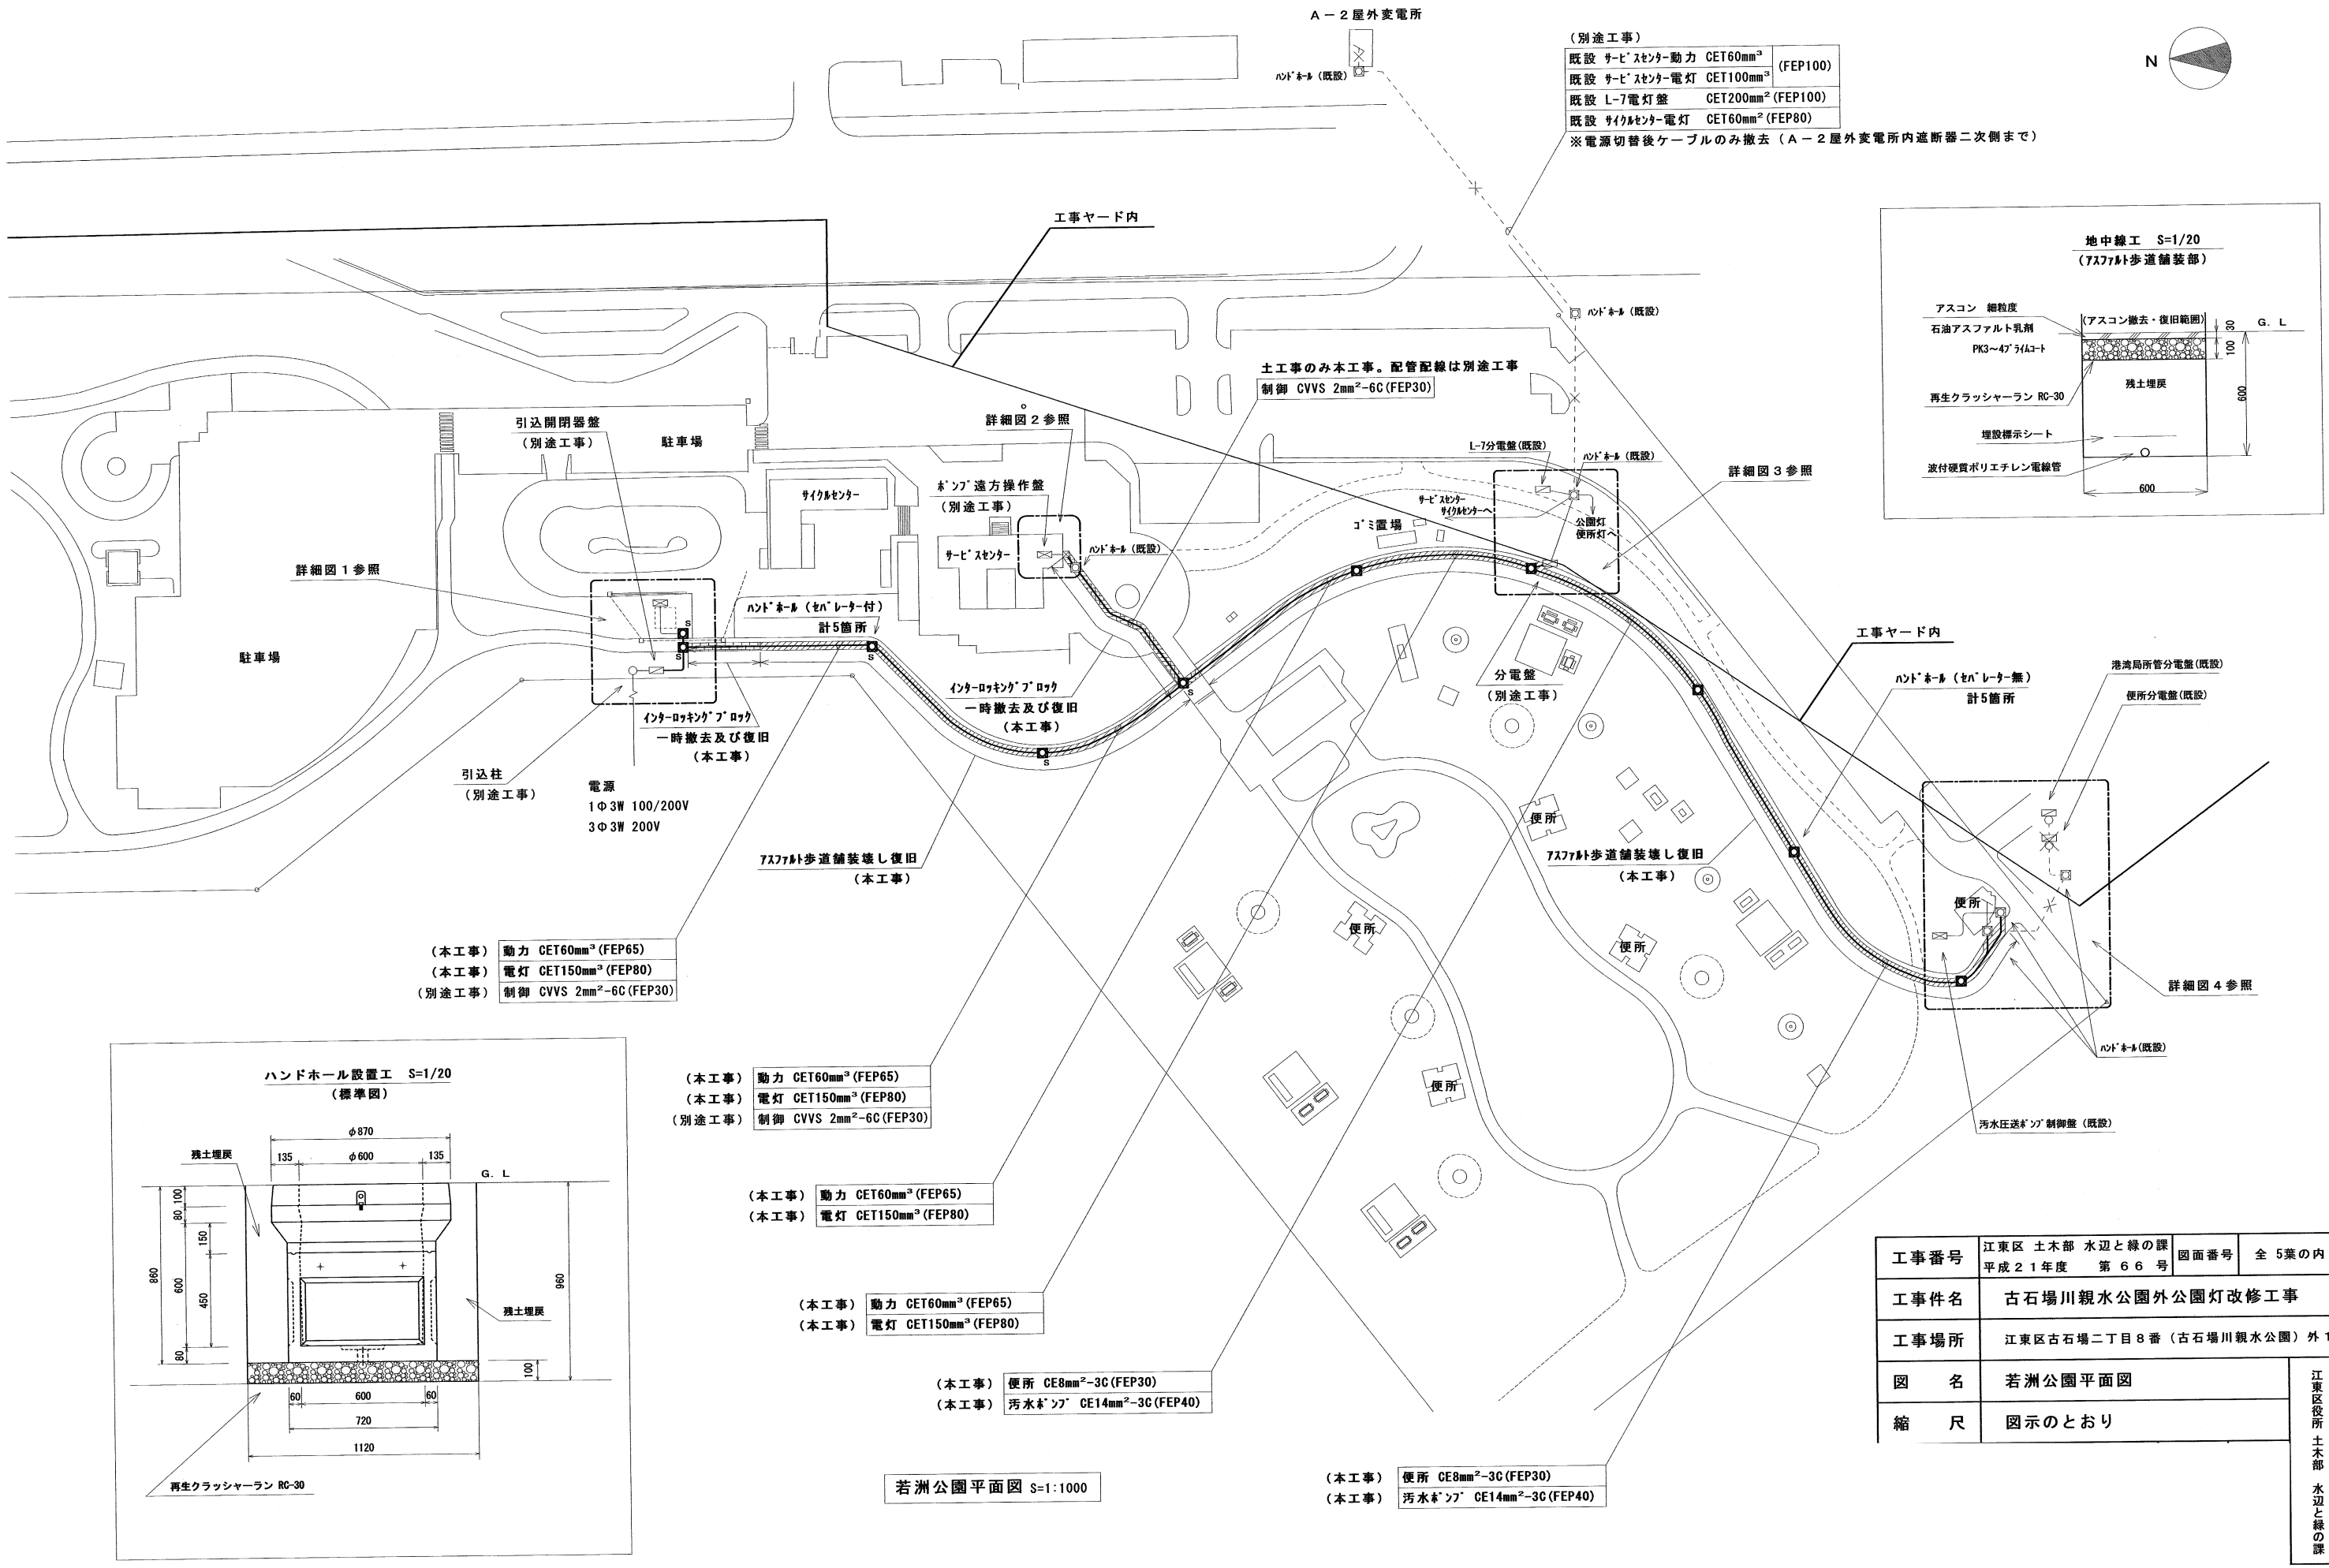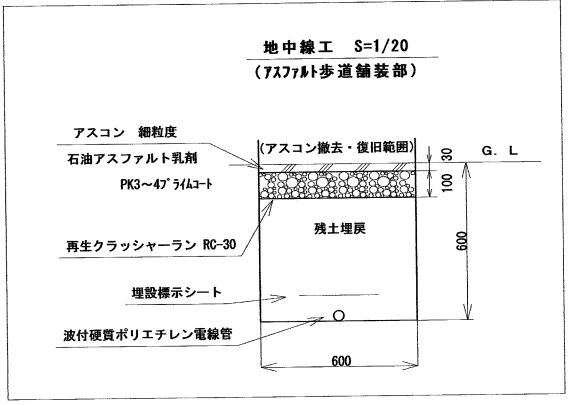

- (本工事) 動力 CET60mm³ (FEP65)
(本工事) 電灯 CET150mm³ (FEP80)
(別途工事) 制御 CVVS 2mm²-6C (FEP30)


- (本工事) 動力 CET60mm³ (FEP65)
(本工事) 電灯 CET150mm³ (FEP80)
(別途工事) 制御 CVVS 2mm²-6C (FEP30)

- (本工事) 動力 CET60mm³ (FEP65)
(本工事) 電灯 CET150mm³ (FEP80)

- (本工事) 動力 CET60mm³ (FEP65)
(本工事) 電灯 CET150mm³ (FEP80)

- (本工事) 便所 CE8mm²-3C (FEP30)
(本工事) 汚水パイプ CE14mm²-3C (FEP40)

- (本工事) 便所 CE8mm²-3C (FEP30)
(本工事) 汚水パイプ CE14mm²-3C (FEP40)

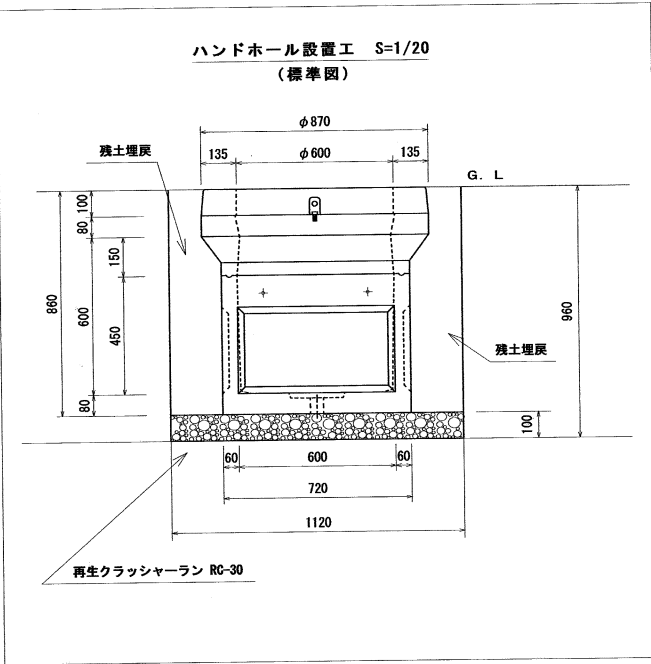

若洲公園平面図 S=1:1000

工事番号	江東区土木部 水辺と緑の課 平成21年度 第66号	図面番号	全5葉の内 4
工事件名	古石場川親水公園外公園灯改修工事		
工事場所	江東区古石場二丁目8番 (古石場川親水公園) 外1園		
図名	若洲公園平面図		
縮尺	図示のとおり		
	江東区役所 土木部	平成 22年 1月 15日	